


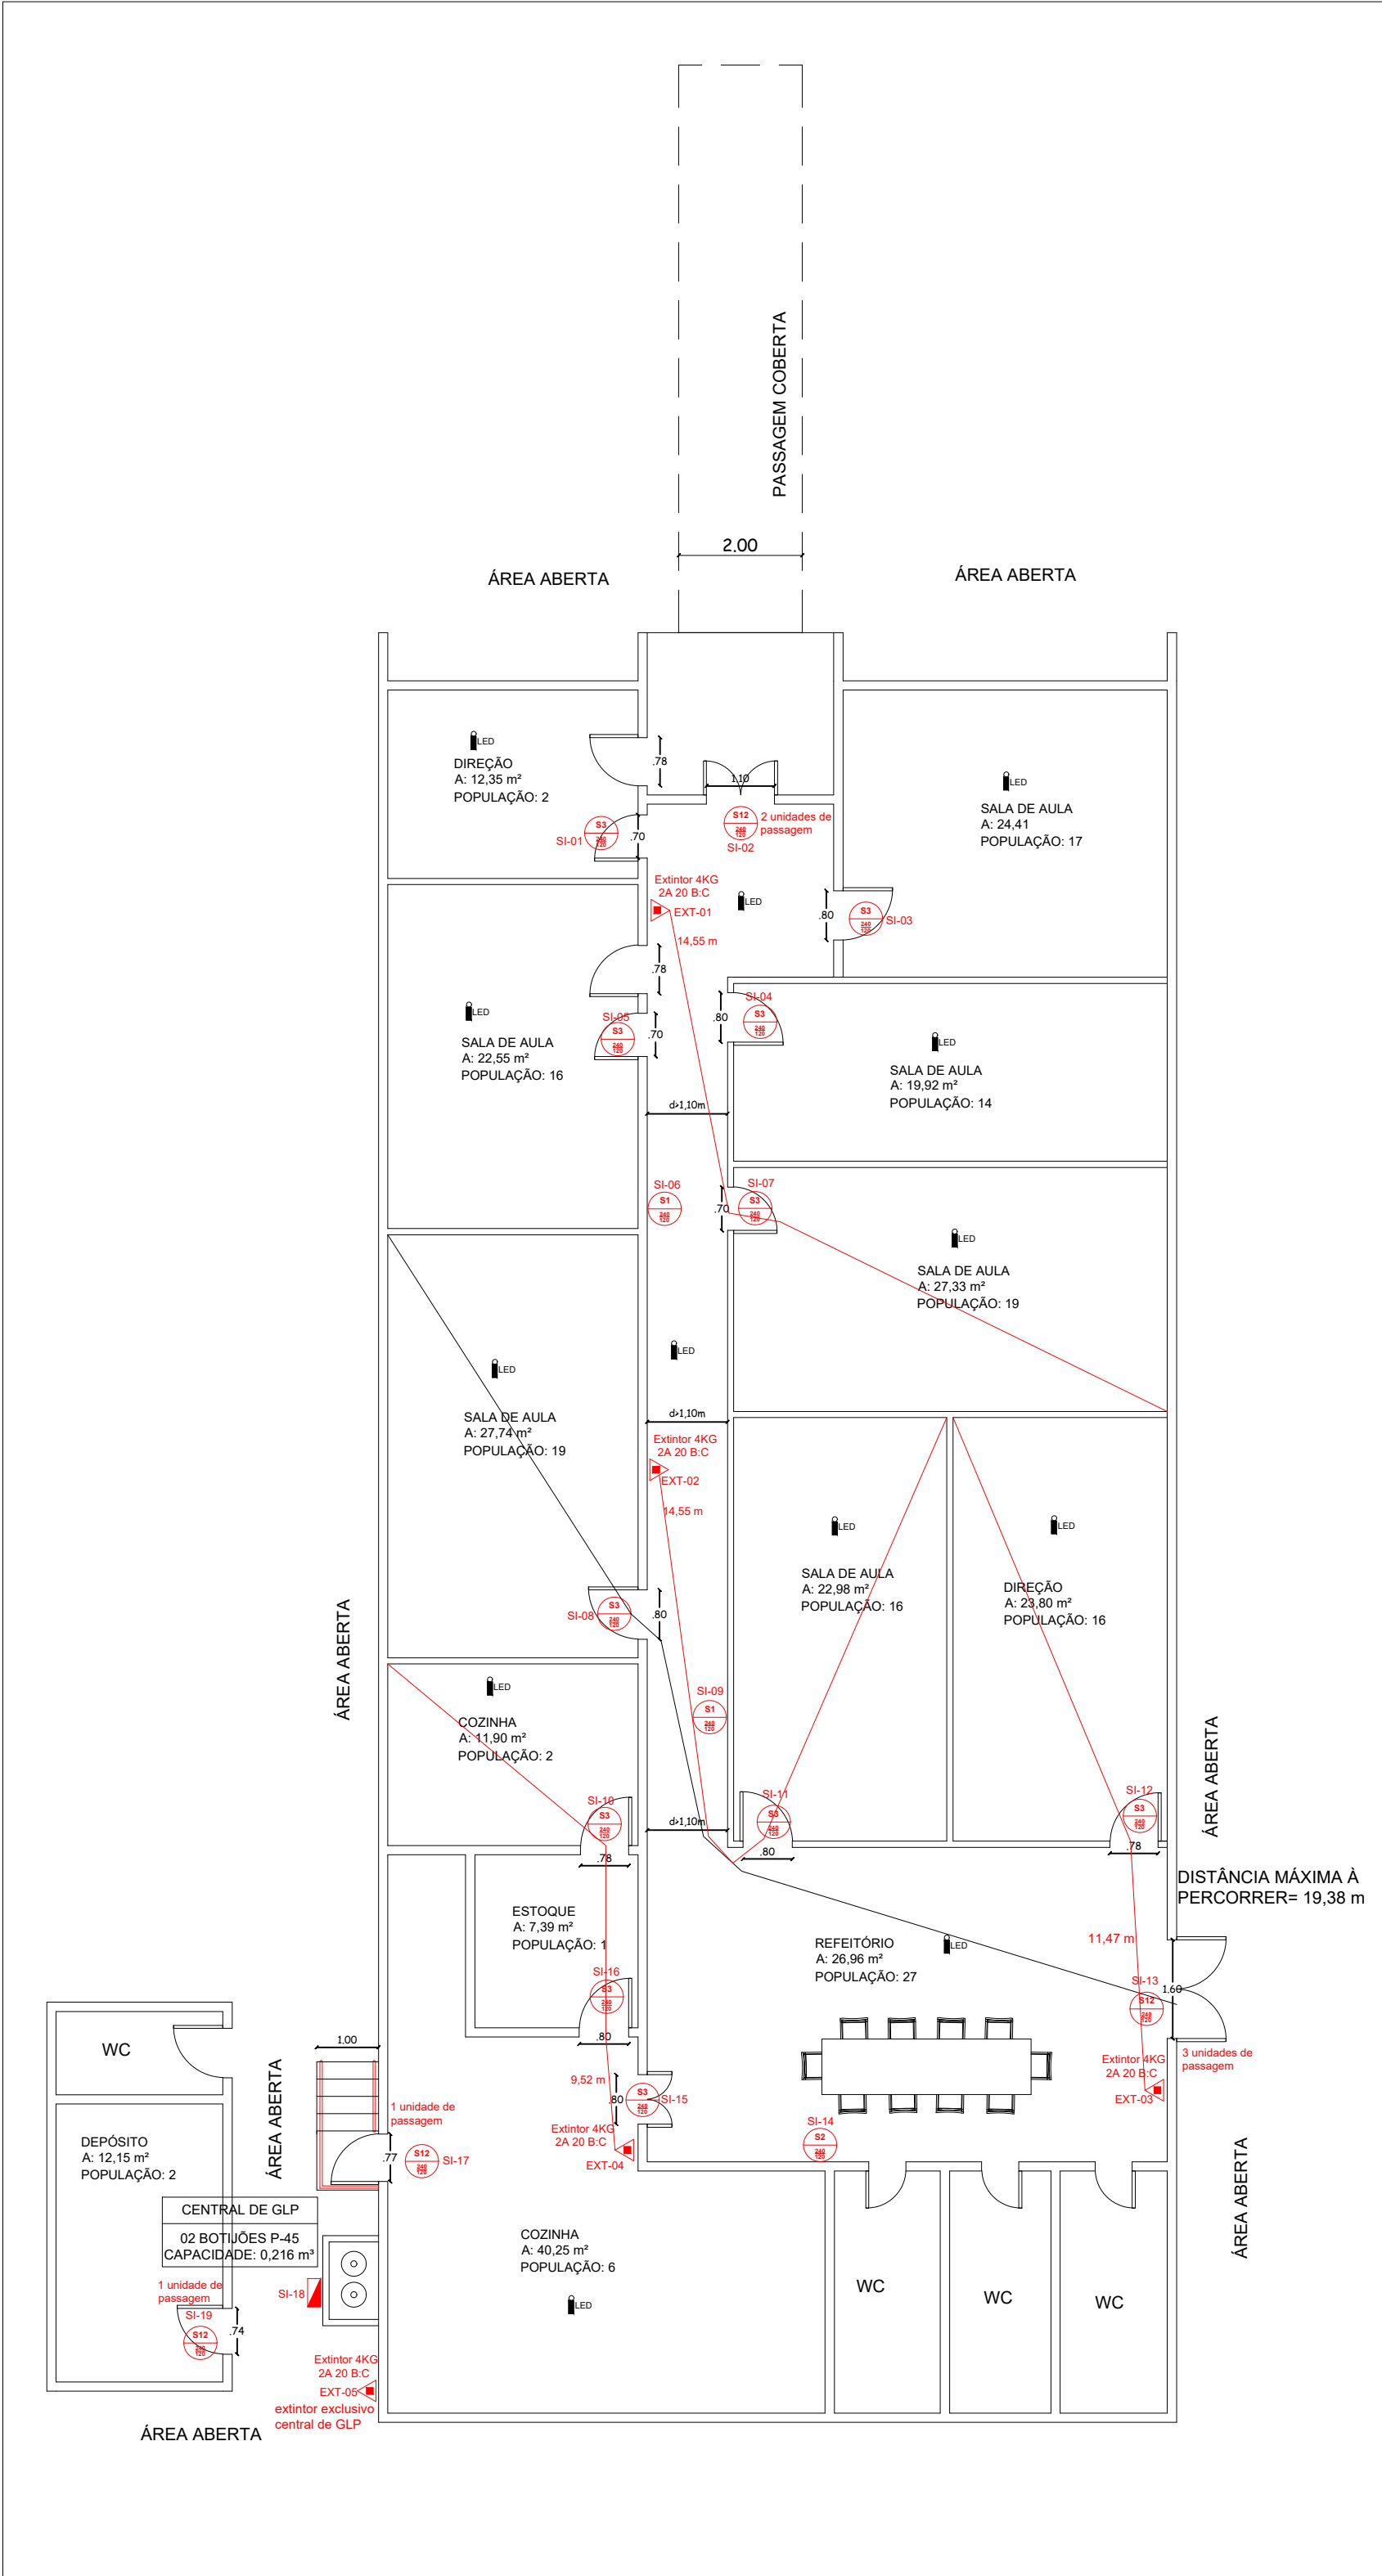

Legenda					
	Sinalização de Saída			Placa de rodapé de saída em frente	
	Sinalização de direção a seguir			Placa de rodapé de saída em frente	
	Sinalização de direção a seguir			Placa de Sinalização - Indicação de rota de Fuga- Escada	
	Sinalização de Saída em frente			Placa de Sinalização - Indicação de rota de Fuga- Escada	
	Placa de Sinalização - Extintor de Incêndio tipo ABC. deve ser fixado acima de cada extintor de incêndio de tipo ABC			Placa de Sinalização - Proibido Fumar	
	Ponto de iluminação de emergência em LED			Placa de Sinalização - Indicação do sentido da rota de Fuga- Rampas	
	Ponto de iluminação de emergência tipo farolete			Placa de Sinalização - Perigo Inflamável, Não Fume	
	Ponto de iluminação de emergência tipo balizamento			Acionador manual do sistema de detecção de alarme	
	Extintor portátil tipo Pó químico ABC			Central de alarme	
	Extintor De Água			Corrimão e guarda corpo	
	Extintor portátil tipo Pó químico BC			Rota de Fuga - saída final	
	Reservatório de Incêndio			Rota de Fuga - Direção a seguir	
	Dispositivo de Recalque Simples			Ponto de Hidrante Simples	

Av. Rio Grande do Sul, 2628,
Centro, Santo Ângelo/ RS
(55) 3313-4855

Projeto: PPCI/ PLANTA BAIXA				Proprietário	
Propriedade: JOCIANE CASAROTTO DOS SANTOS - FOFA		Fone: (55) 3312-1062			Responsável Técnico Fernando R. Knorst Eng. Mecânico CREA RS-210386
Endereço: Rua Francisco Richter, 474, Centro, Entre-Ijuís - RS		CNPJ: 06.053.348/0001-23			
Área TOTAL: 408,25 m²	Escala: 1:100	Prancha: 1/3	Data: JUN/2023		